



PLANTA BAJA GENERAL  
ESC. 1:150


SIMBOLOS - LEGENDA	
[Line]	Red de agua potable (PVC)
[Line]	Red de agua fría (PVC)
[Line]	Red de agua caliente (PVC)
[Line]	Red de drenaje (PVC)
[Line]	Red de gas (PVC)
[Line]	Red de electricidad (PVC)
[Line]	Red de telecomunicaciones (PVC)
[Line]	Red de agua fría (PVC)
[Line]	Red de agua caliente (PVC)
[Line]	Red de drenaje (PVC)
[Line]	Red de gas (PVC)
[Line]	Red de electricidad (PVC)
[Line]	Red de telecomunicaciones (PVC)
[Line]	Red de agua fría (PVC)
[Line]	Red de agua caliente (PVC)
[Line]	Red de drenaje (PVC)
[Line]	Red de gas (PVC)
[Line]	Red de electricidad (PVC)
[Line]	Red de telecomunicaciones (PVC)

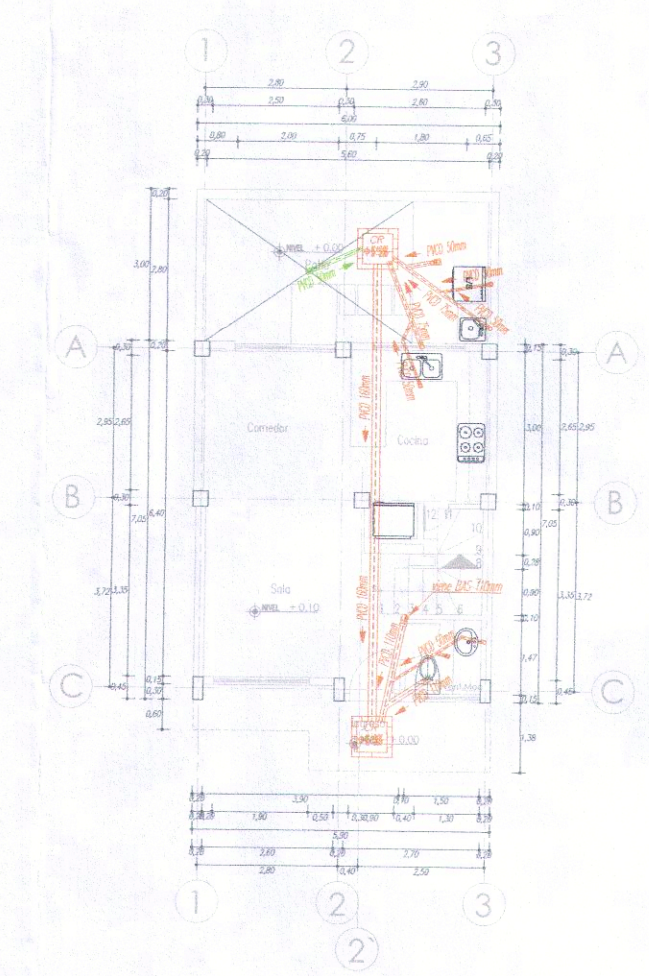

CASA TIPO "A"  
PLANTA BAJA  
ESC. 1:150

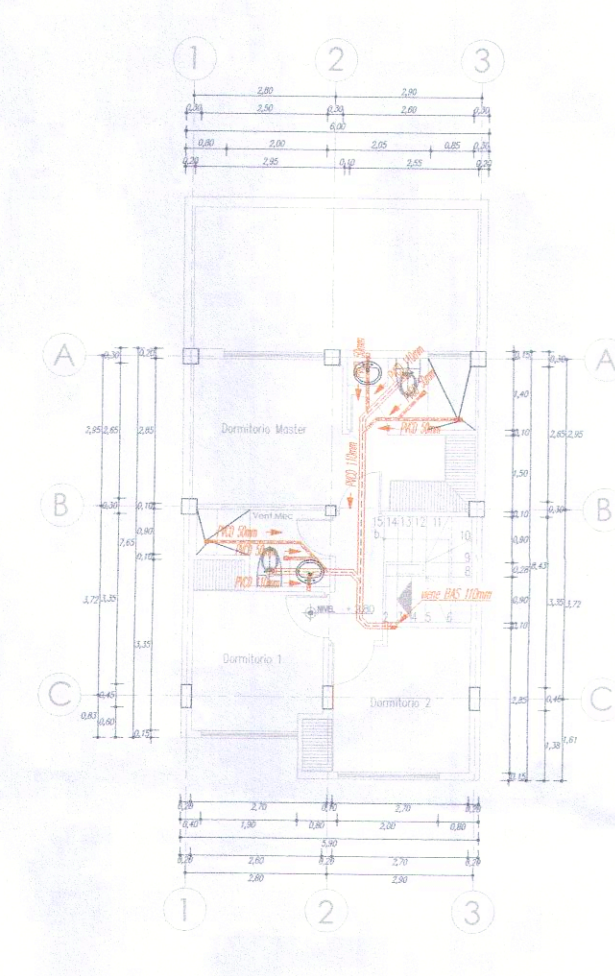

CASA TIPO "A"  
PLANTA ALTA  
ESC. 1:150

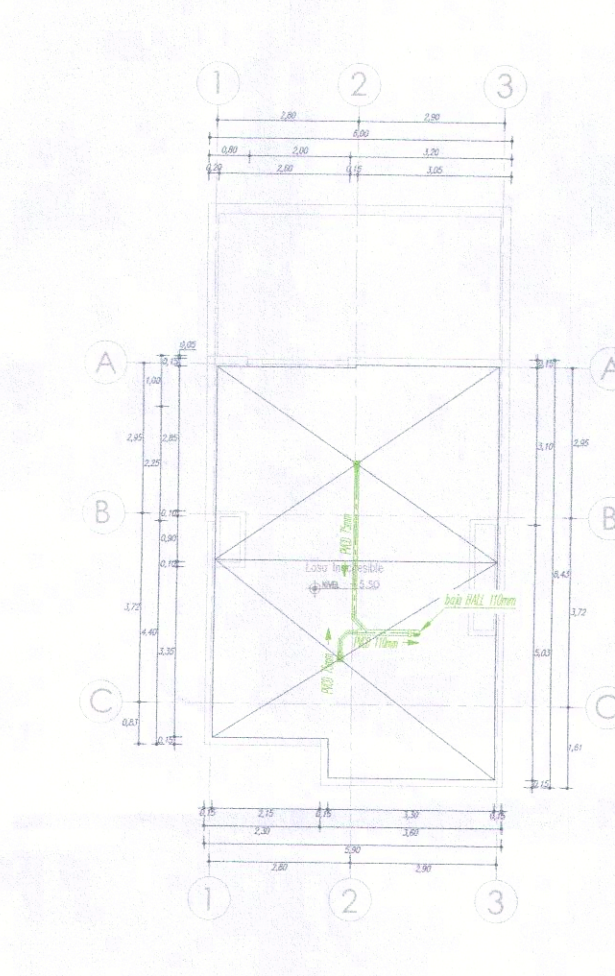

CASA TIPO "A"  
PLANTA CUBIERTA  
ESC. 1:150

PROYECTO RESIDENCIAL	DISEÑO	PROPIETARIO	CLAVE CATASTRAL
Varenn CONJUNTO HABITACIONAL		VARENN SOCIEDAD CIVIL Y COMERCIAL CC 578080001	1301707003
	ING. OSCAR F. MARTINEZ N. C. 578080001 Desarrollado por: 14-10-2022	CONTIENE DESAGÜES PLANTA BAJA GENERAL PLANTAS CASA TIPO A	PREDIO 5.39297
		UBICACION CONOCOTO	ESCALA 1:100
			FECHA JUNIO DEL 2022
			LAMINA IS-1

SELOS:
APROBADO
LICENCIA MUNICIPAL URBANISTICA 20-012
No. 2022-53 9297-02
Fecha 2022/04/06
PROYECTO HIDRO INGRESADO EN LA FICHA BAJO MODALIDAD AUTODECLARATIVA El profesional (es) con su firma, se responsabiliza del cumplimiento de la Normativa Nacional Vigente.
Fecha 27 JUN 2022