

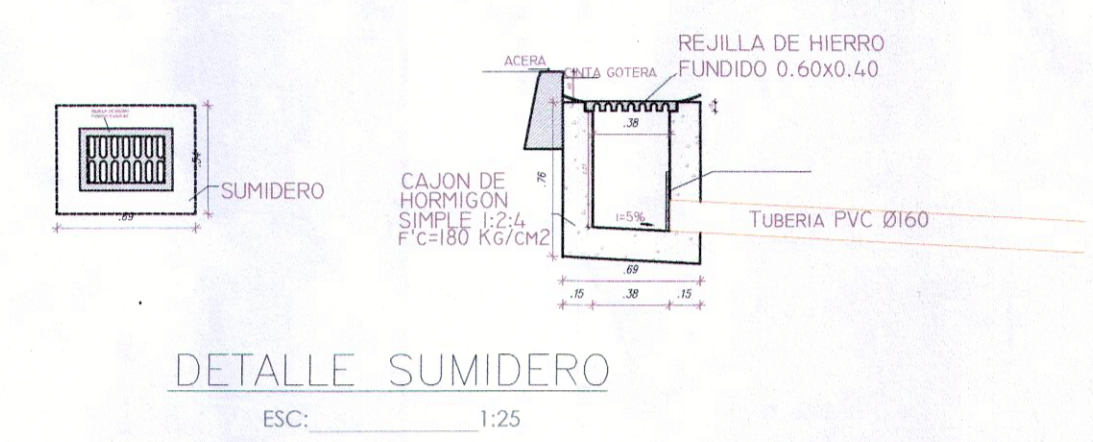
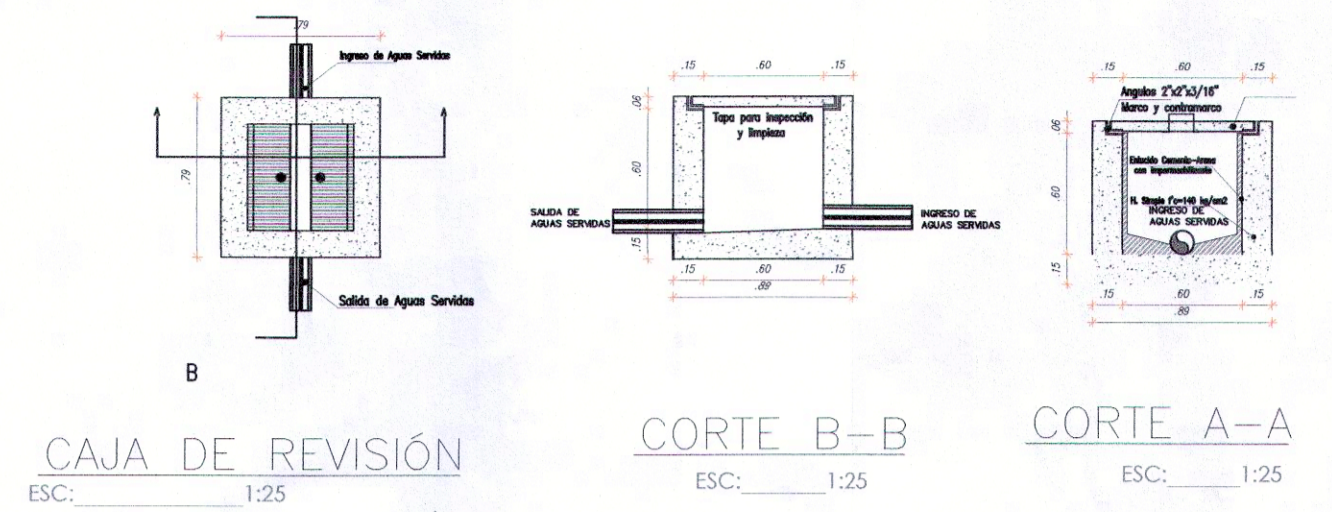


PLANTA ALTA GENERAL  
ESC. 1:150

SIMBOLOGÍA - AGUA POTABLE	
	Línea de suministro de agua potable
	Valve de suministro de agua potable
	Tubo de suministro de agua potable
	Conexión de suministro de agua potable
	Salida de suministro de agua potable
	Entrada de suministro de agua potable
	Junción de suministro de agua potable
	Rama de suministro de agua potable
	Alcantarilla principal
	Alcantarilla de rama
	Conexión de alcantarilla
	Salida de alcantarilla
	Entrada de alcantarilla
	Junción de alcantarilla
	Rama de alcantarilla
	Alcantarilla principal

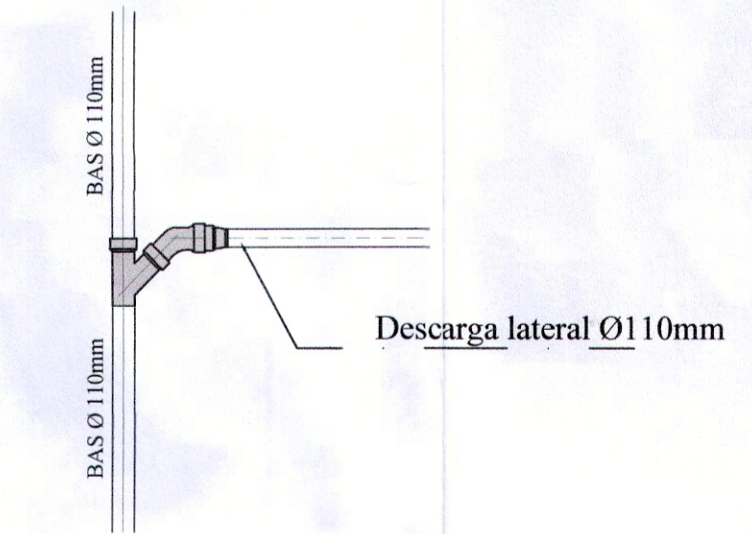

### CONEXION DOMICILIARIA

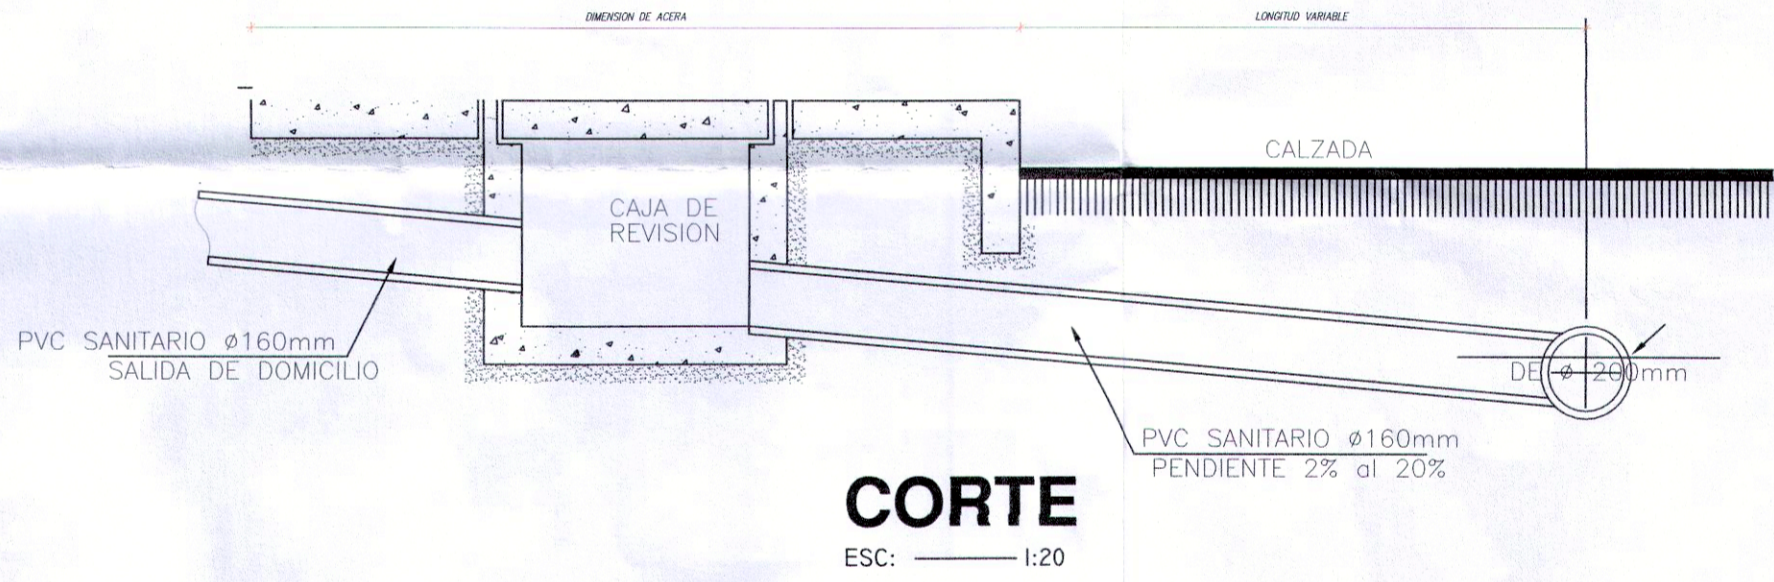

DESCARGA DE A.S.  
ESC. S/E

PROYECTO RESIDENCIAL

Varennna  
CONJUNTO  
HABITACIONAL

PLANIFICACION

ING. OSCAR F. MARTINEZ N.  
D. TITULAR  
SINCEP/001-14-03/029

PROPIETARIO

VARENNNA SOCIEDAD  
CIVIL Y COMERCIAL  
CC. PROPIETARIO

CONTIENE AGUA POTABLE  
PLANTA ALTA GENERAL

UBICACION  
CONOCOTO

CLAVE CATASTRAL

1301707003

PREDIO

539297

ESCALA

1:100

FECHA

JUNIO DEL 2022

LAMINA

IS-5

SELOS:

APROBADO

LICENCIA DE TROPOLITANA URBANISTICA 20-CP

No. 2022-5372-97-02

Fecha: 2022/06/06 Firma: X.F.

PROYECTO HDBP SANITARIO  
INGRESADO EN LA ECP-CAE  
BASIC MODALIDAD  
AUTODECLARATIVA

El profesional (es) con su firma, se  
responsabiliza del cumplimiento de la  
Normativa Nacional Vigente.

ECP

ENTRADA  
COLABORATIVA  
DE PROYECTOS  
CAE #

Fecha 27 JUN 2022