



**PLANTA BAJA GENERAL**  
 Pe1  
 C12  
 500 kg ESC.  
 1:100

**DETALLE DE INSTALACION**  
**POZOS DE REVISION MV VIA PUBLICA**  
**DE 120x120x140 cm:**

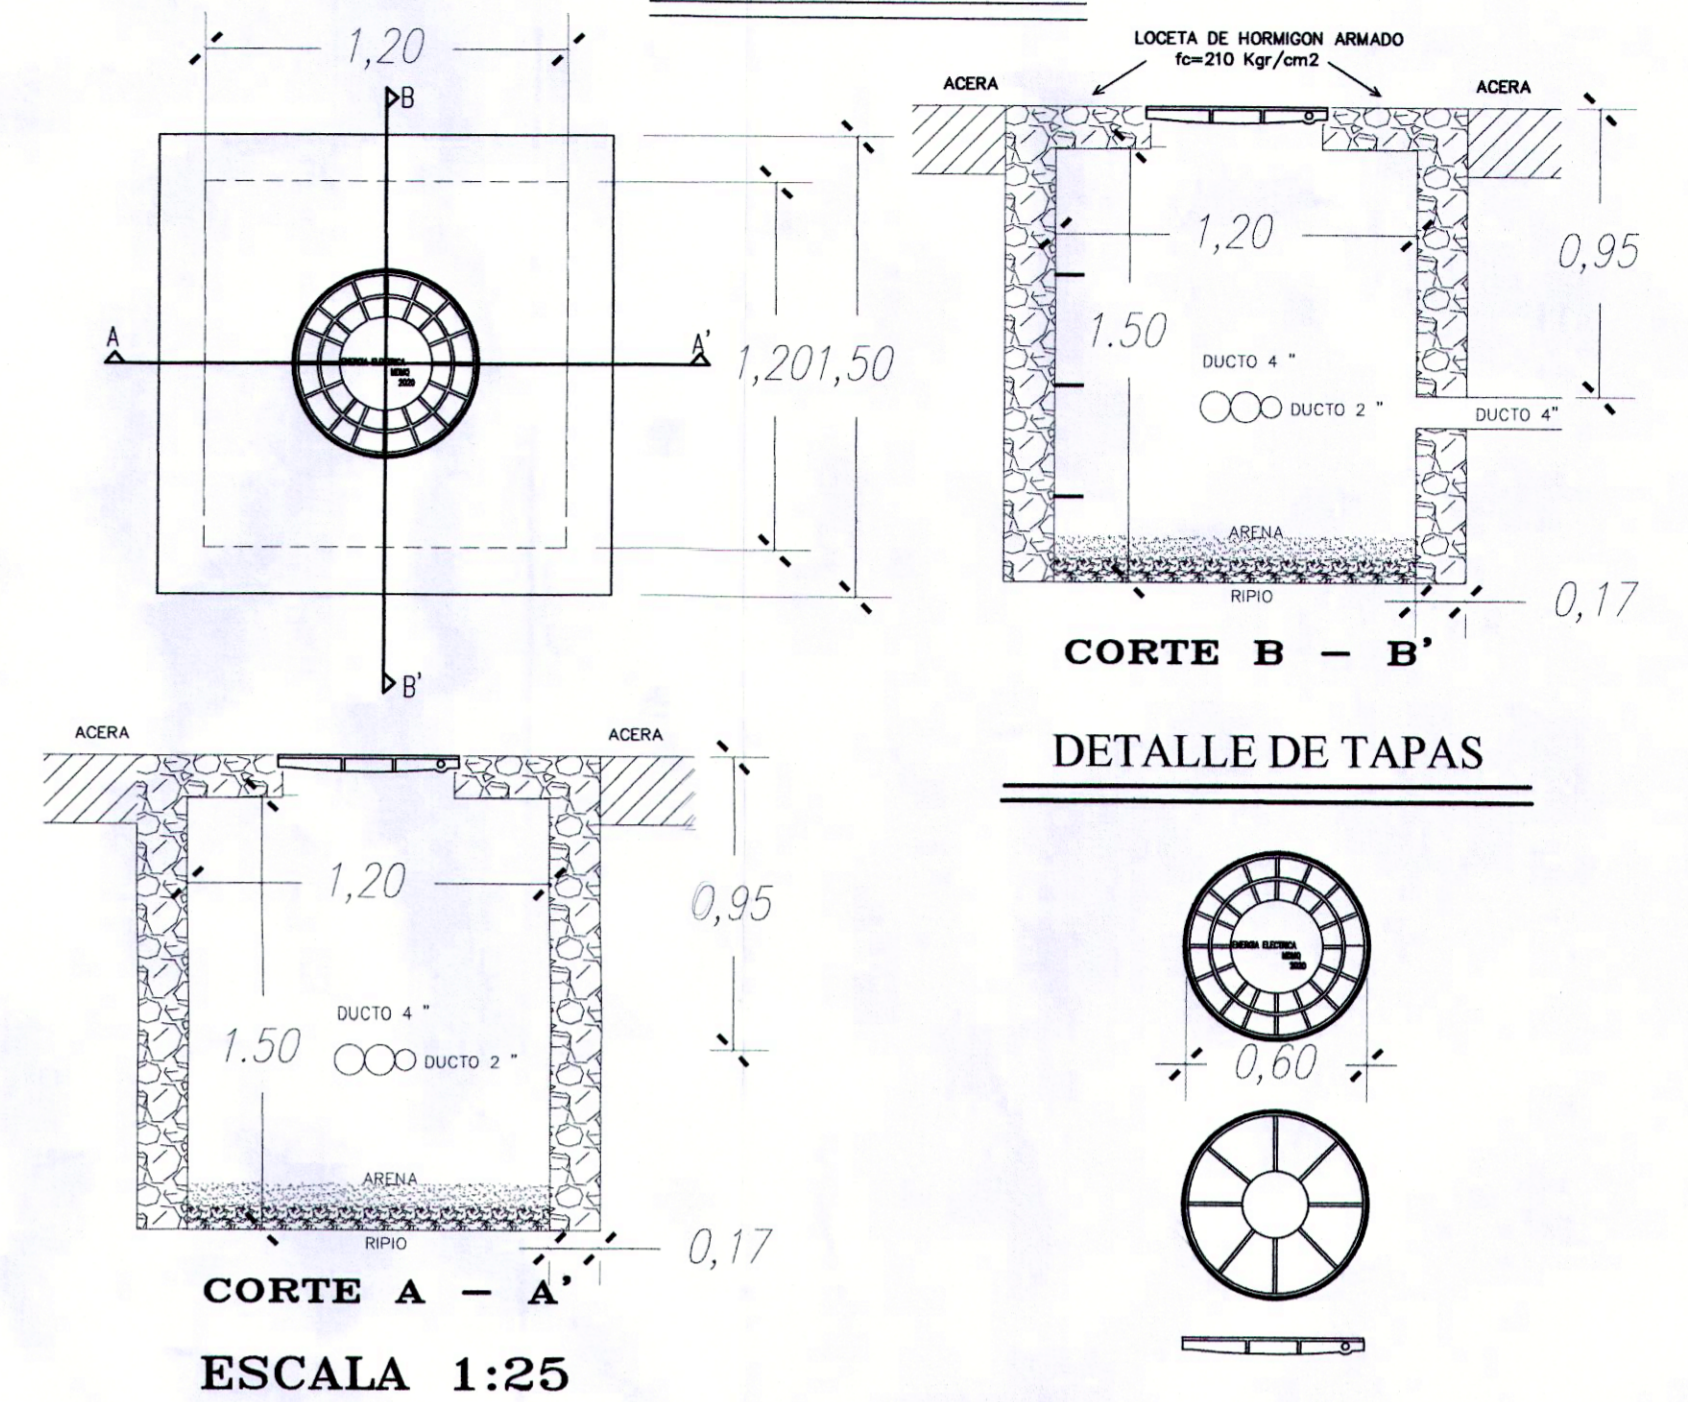

**DETALLE DE INSTALACION**  
**POZOS DE REVISION DE 90 x 90 x 90**

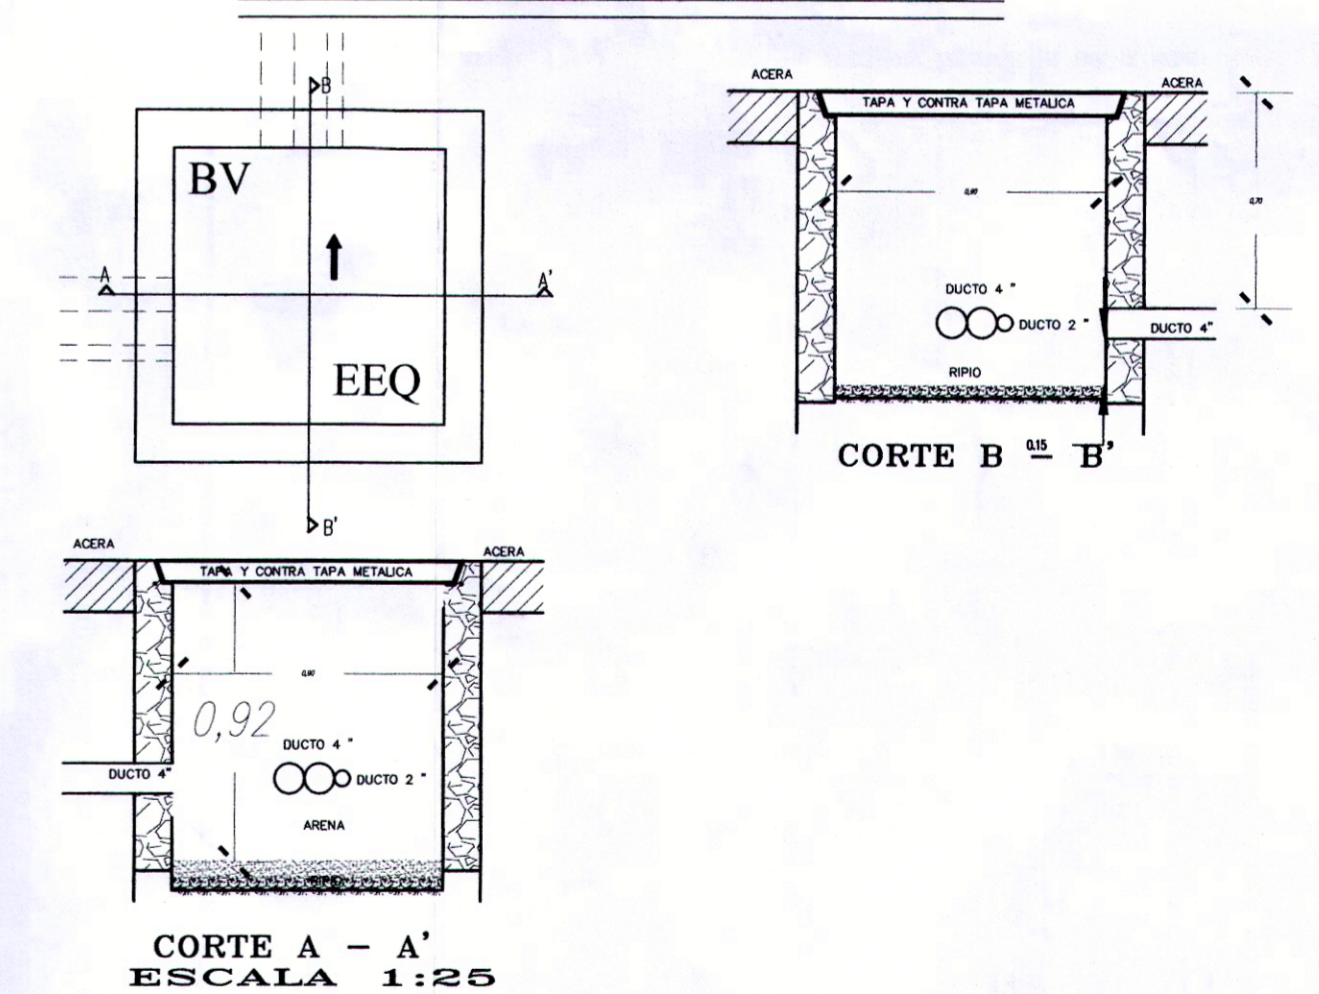

PROYECTO RESIDENCIAL  <b>Varenn</b> CONJUNTO HABITACIONAL	DISEÑO ELECTRICO  ING. CARLOS TORRES BONILLA Saneamiento 1034-03-80379	PROPIETARIO  <b>VARENNA SOCIEDAD CIVIL Y COMERCIAL</b> C.C. 1931060001 CONTIENE: <b>RED ELECTRICA CANALIZACION</b> UBICACION: CONOCOTO	CLAVE CATASTRAL  1301707003  PREDIO 539297  ESCALA 1:125  FECHA JUNIO DEL 2022  LAMINA <b>E-4</b>
--	---	---	---

**QUITO**  
**APROBADO**  
 LICENCIA DE PROPIETARIO URBANISTICA  
 No. 2022-539297-02  
 Fecha 2022-07/06  
 PROYECTO ELECTRICO INSCRITO EN LA ECP-CAE+ BAJO IGUALDAD AUTOREGLAMENTADA  
 Es un profesional (en) con su firma, se responsabiliza del cumplimiento de la Normativa Nacional Vigente.  
**ECP**  
 ENTIDAD COLABORADORA DE PROYECTOS ECP+

Fecha 27 JUN 2022