




CASA TIPO "A"
PLANTA BAJA

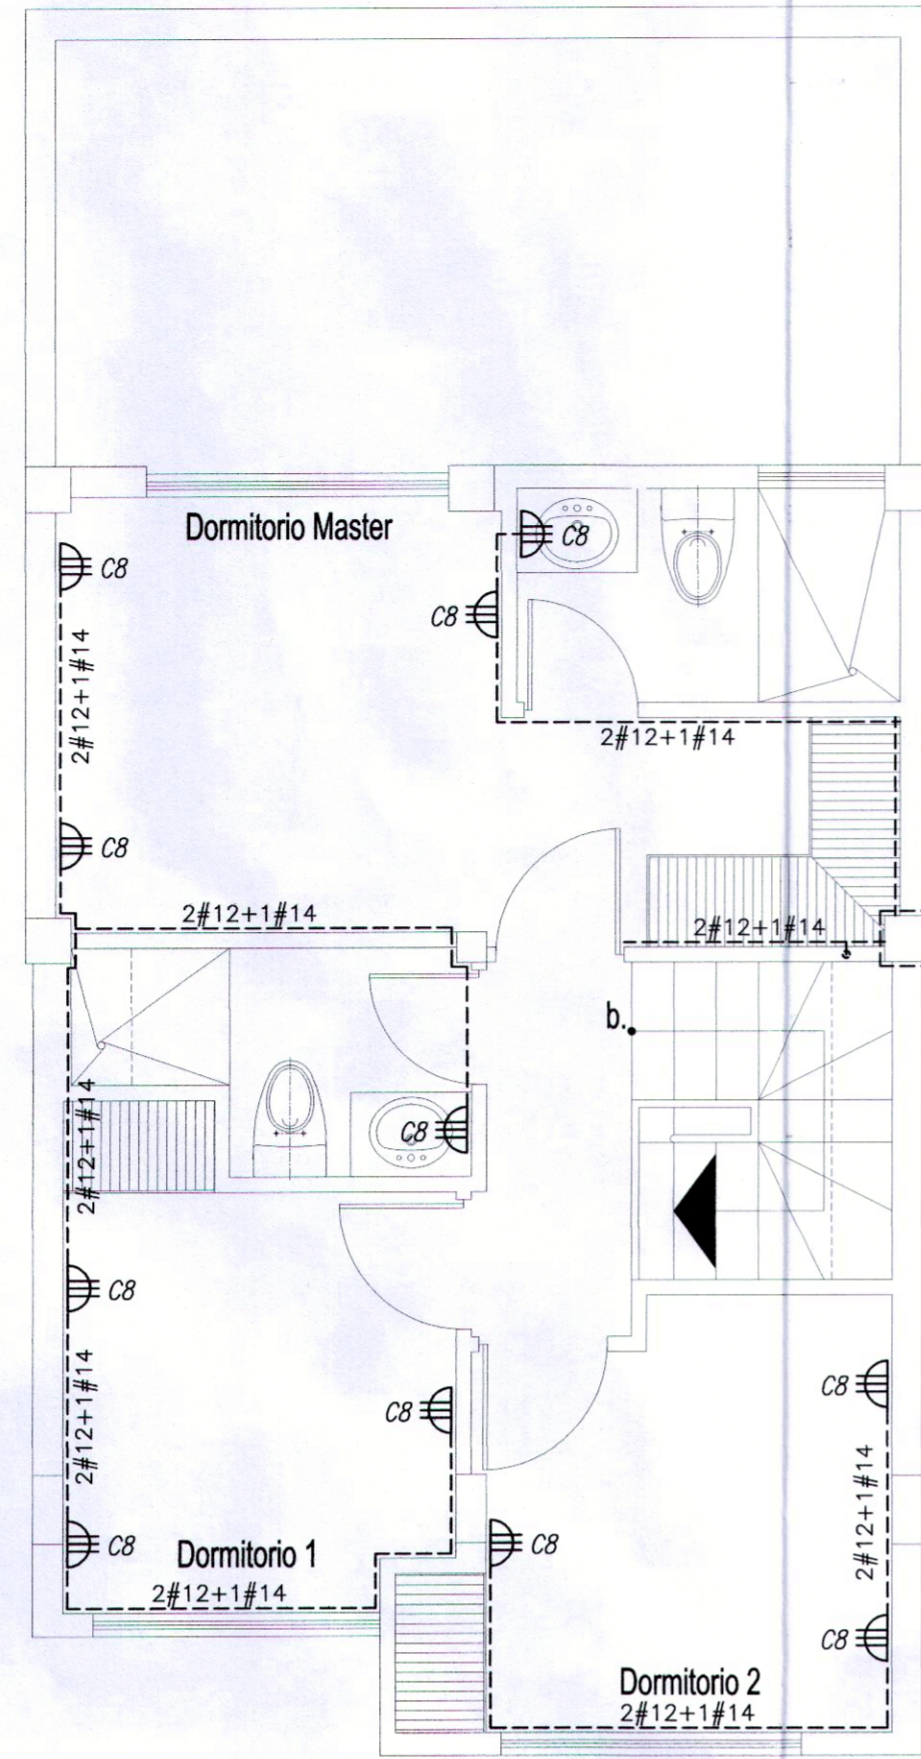

CASA TIPO "A"
PLANTA ALTA

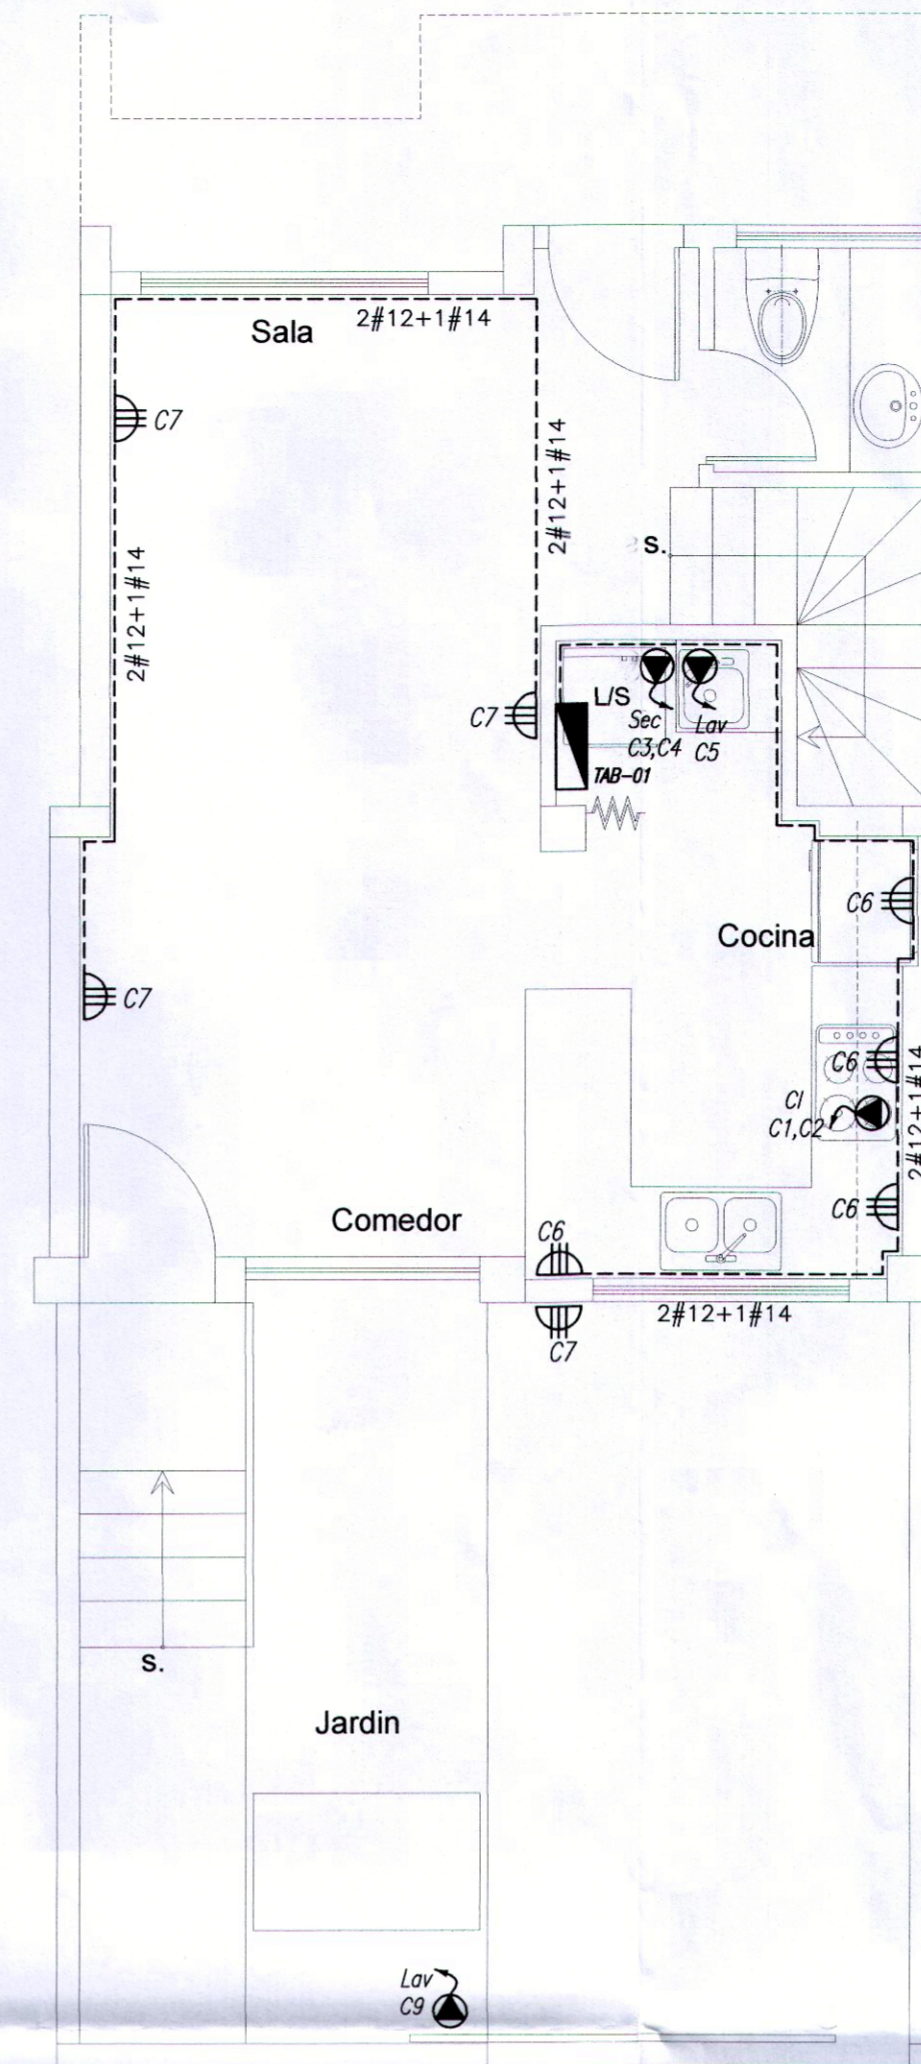


CASA TIPO "B"
PLANTA BAJA

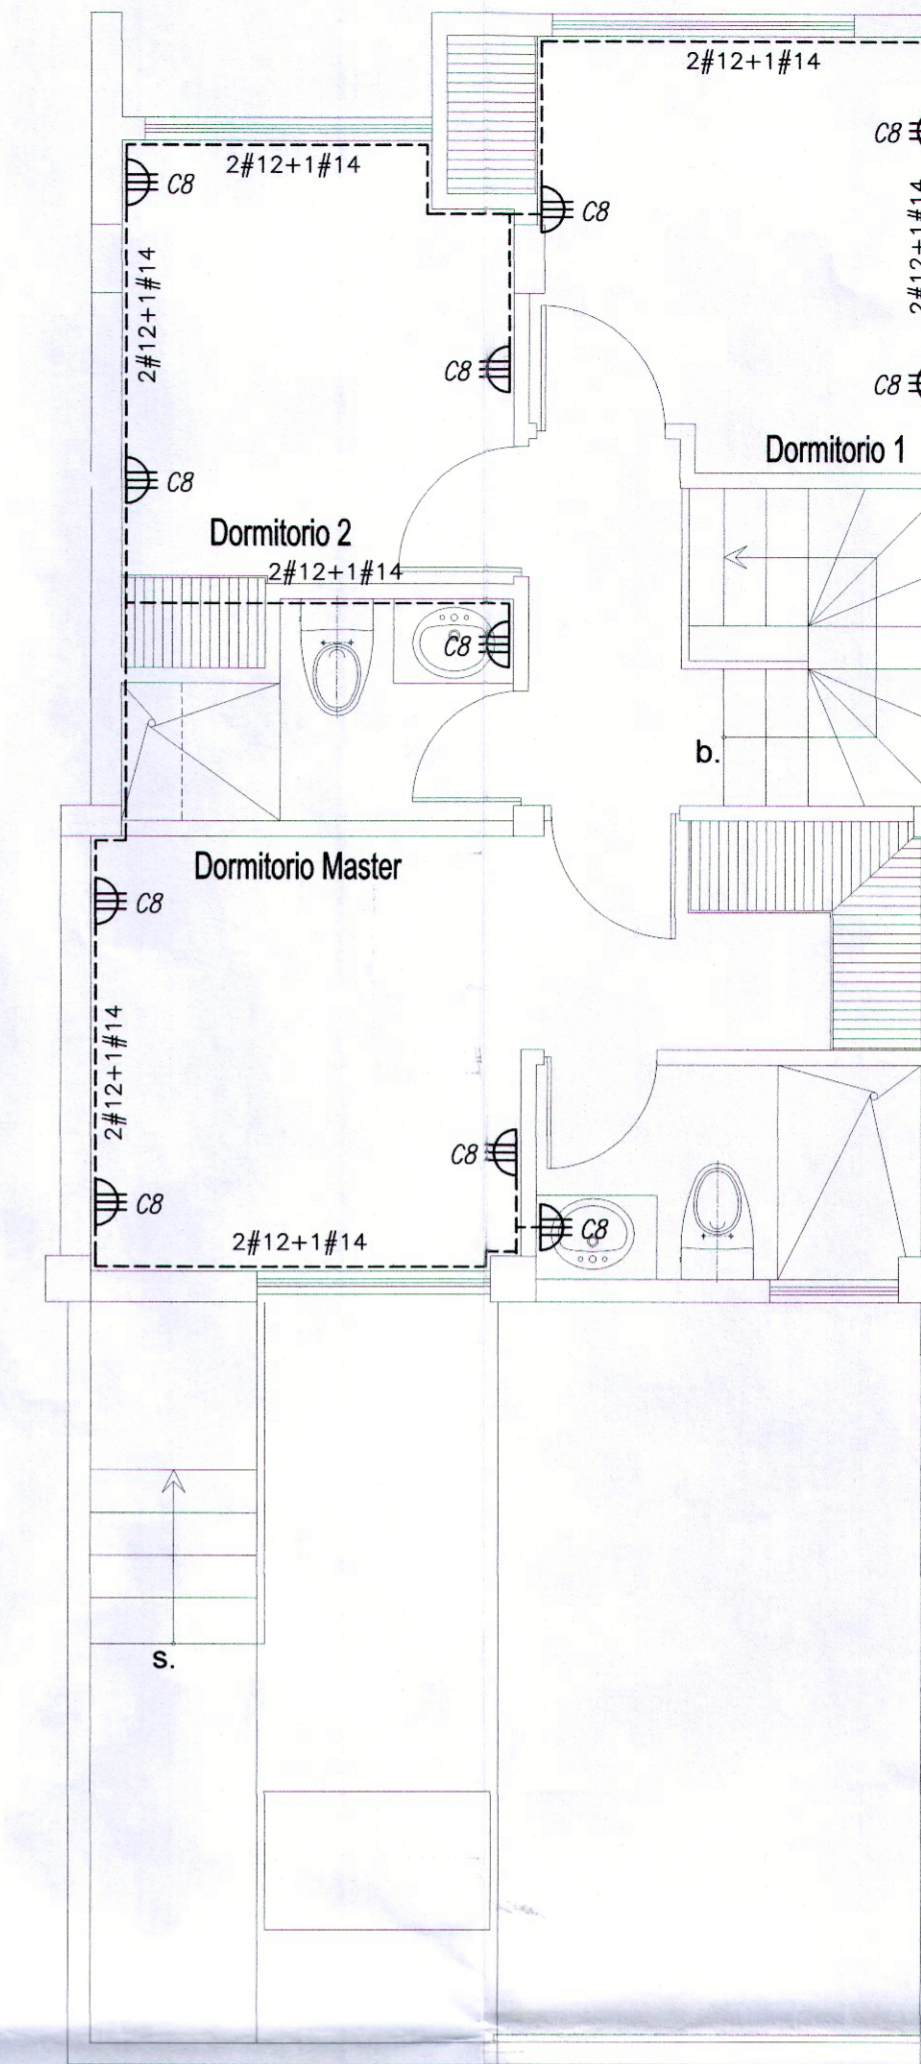


CASA TIPO "B"
PLANTA ALTA

CENTRO DE CARGA CASA TIPO

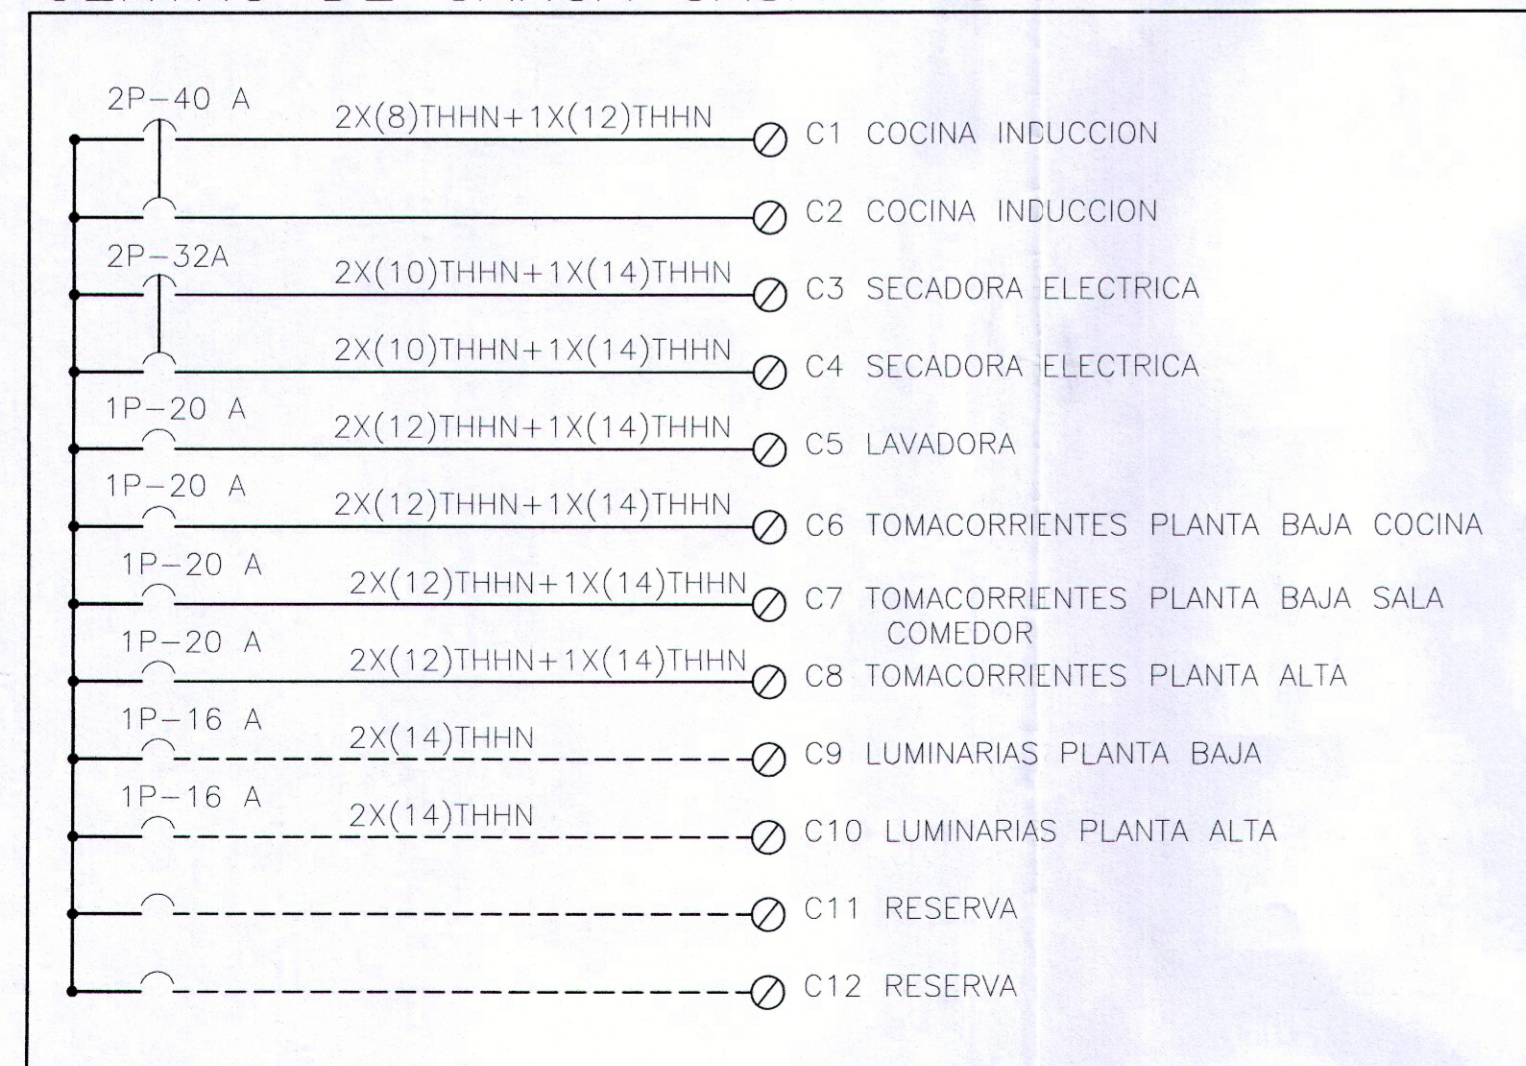

CENTRO DE CARGA SERVICIOS GENERALES

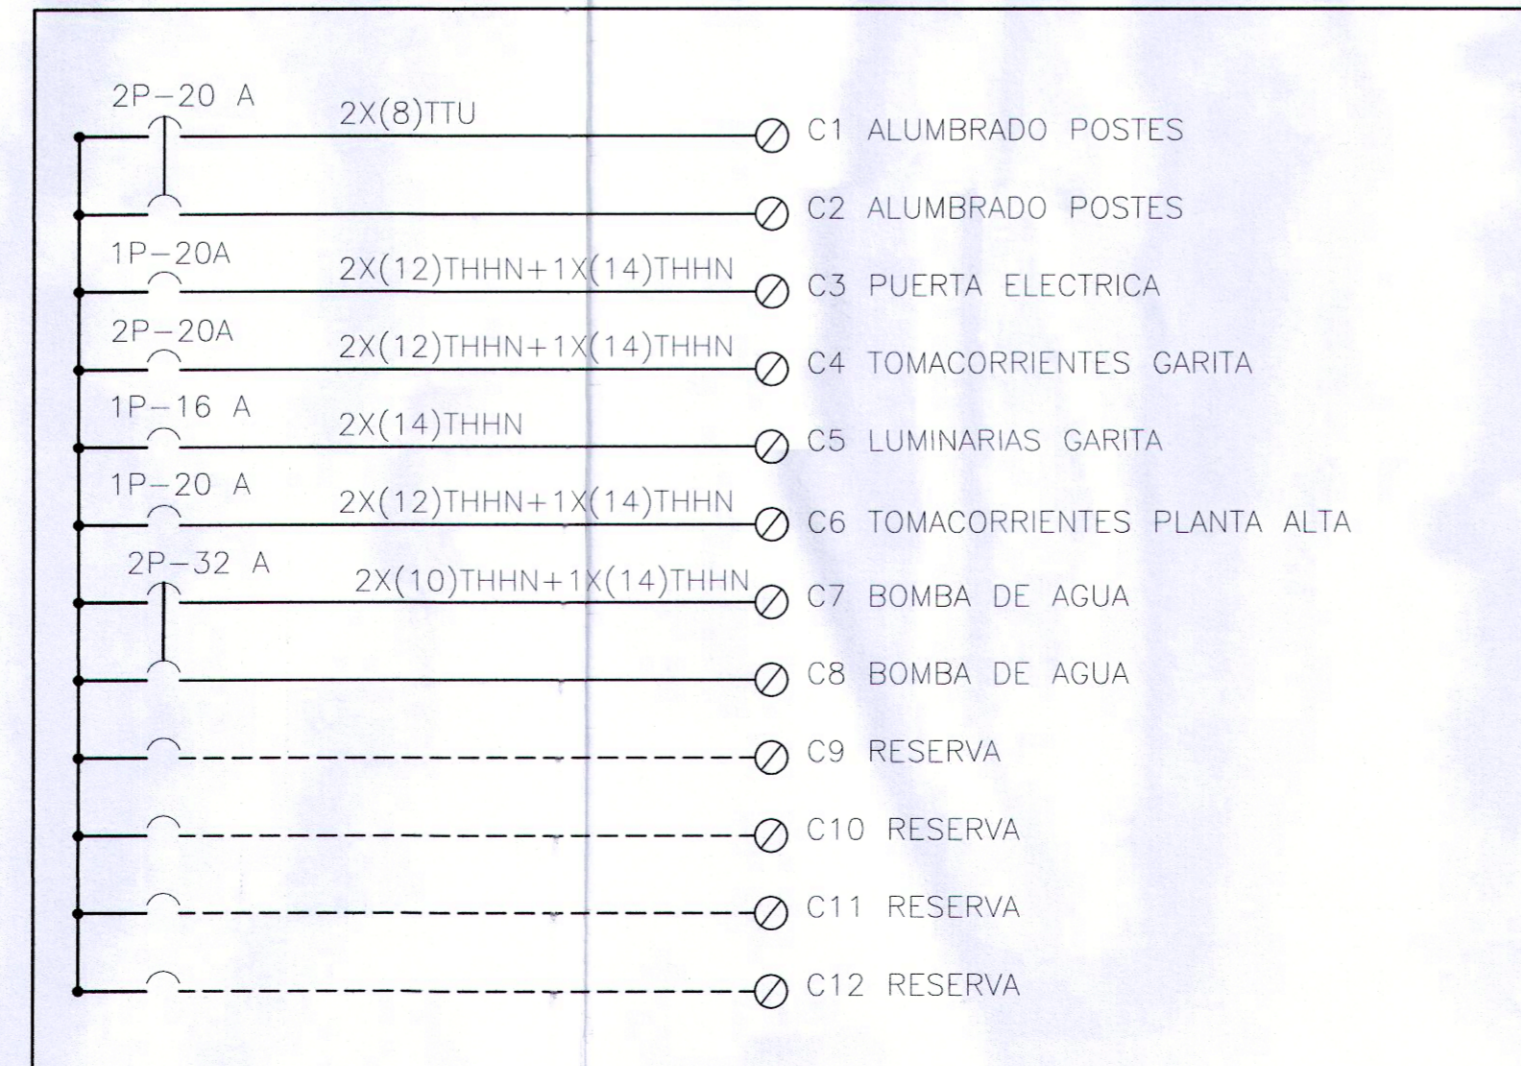

SIMBOLOGIA

-----	TUBERIA DE 1/2 pulg. 2#12 AWG CIRCUITO UNICO DE TOMACORRIENTES
	CENTRO DE CARGA
	PUERTA ELECTRICA 2#12+1#14
	SECADORA 2#10+1#12
	LAVADORA 2#2+1#14
	COCINA DE INDUCCION 2#10+1#12
	TOMACORRIENTE POLARIZADO 15A 250V

PROYECTO RESIDENCIAL

Varennna
CONJUNTO
HABITACIONAL

DISEÑO ELECTRICO

ING. CARLOS TORRES BONILLA
C.R. 1797863019

PROPIETARIO

**VARENNNA SOCIEDAD
CIVIL Y COMERCIAL**
C.R. 1797863019

CONTIENE

**INSTALACIONES ELECTRICAS
LUMINARIAS**

UBICACION

CONOCOTO

CLAVE CATASTRAL

1301707003

PREDIO

539297

ESCALA

1:50

FECHA

JUNIO DEL 2022

LAMINA

E-7

