


SIMBOLOGIA	
Pe n	POSTE DE HORMIGÓN ARMADO CIRCULAR 11.5 mts., 500 kg. EXISTENTE
100 PC	LUMINARIA DE SODIO CERRADA 100W, CON HILO PILOTO, EXISTENTE
LS100P	LUMINARIA ORNAMENTAL CON LAMPARA DE VAPOR Na DE 100 W., PROYECTADA
---	RED AEREA DE ALUMBRADO PUBLICO EXTERIOR, EXISTENTE.
---	RED SUBTERRANEA DE ALUMBRADO PUBLICO INTERIOR, CABLE TIPO: M 2x(4), MANGUERA 51mm, PROYECTADO.
---	RED SUBTERRANEA DE ALUMBRADO INTERIOR, ALIMENTACIÓN A LUMINARIA, CABLE TIPO: COO-0012, MANGUERA 25mm., PROYECTADA.
☐	TABLERO DE MEDIDOR SERVICIOS COMUNALES (S.S.C.), PROYECTADO.
C	EQUIPO DE CONTROL: RELE DE CONTROL CON FOTOCELULA INCORPORADA, 240V, 2000M, 2 POLOS, PROYECTADO
☒	POZO DE REVISION 90 X 90 X 90 cm., PROYECTADO
☐	POZO DE REVISION 120 X 120 X 150 cm., PROYECTADO
C3	POSTE CIRCULAR DE ACERO ORNAMENTAL 3 m DE ALTURA, 75mm DE DIAMETRO, PROYECTADO.

DETALLE POSTE ORNAMENTAL  
ESCALA 1:25

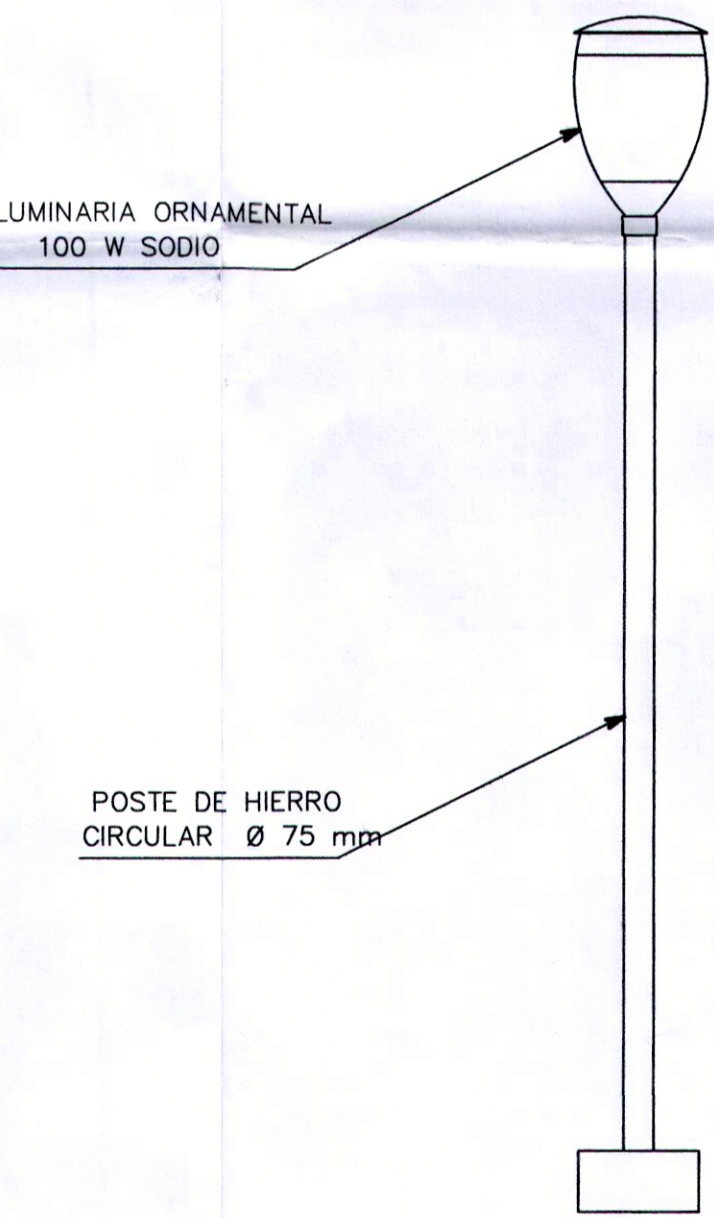

PLANTA BAJA GENERAL  
ESC. 1:100

PROYECTO RESIDENCIAL  
**Varena**  
CONJUNTO HABITACIONAL

DISEÑO ELECTRICO  
*Carlos Torres Bonilla*  
ING. CARLOS TORRES BONILLA  
A.M. 34  
Saneamiento 1034-02-85219

PROPIETARIO  
**VARENA SOCIEDAD CIVIL Y COMERCIAL**  
C.C. 1783162581001  
CONTIENE  
**RED ELECTRICA ALUMBRADO PUBLICO**  
UBICACION  
CONOCOTO

CLAVE CATASTRAL  
**1301707003**  
PRECIO  
**539297**  
ESCALA  
**1:125**  
FECHA  
**JUNIO DEL 2022**  
LAMINA  
**E-3**

**QUIPO**  
LICENCIADO EN INGENIERIA  
**APROBADO**  
LICENCIA ALTERNATIVA URBANISTICA **20-010**  
No. **202-539297-02**  
Fecha **2022-07-06**  
**PROYECTO ELECTRICO**  
INTEGRADO EN LA ECP-CAE-P  
BAJO RESPONSABILIDAD  
AUTODECLARATIVA  
El profesional (sa) con su firma, se  
responsabiliza del cumplimiento de la  
Normativa Nacional Vigente.  
**ECP**  
ENTIDAD COORDINADORA  
DE PROYECTOS  
CAE-P  
Fecha **27 JUN 2022**